





特別収蔵庫A		特別収蔵庫B		記録資料収蔵庫		書庫		男子便所		女子便所		FE-8	
アライメント出口	吸入口	アライメント出口	吸入口	アライメント出口	吸入口	アライメント出口	吸入口	アライメント出口	吸入口	アライメント出口	吸入口	2階便所系統用	CLF NO. 1/2
C-2 #15	VHS 600×400	C-2 #25	VHS 1000×1000	C-2 #15	VHS 500×400	C-2 #20	VHS 600×400	VHS 200×200	VHS 200×200	VHS 250×250	VHS 250×250	770 CMH×14 mm Ag	3°×200V×0.2 kW
Q=240 CMH	Q=1200 CMH	Q=665 CMH	Q=5300 CMH	Q=250 CMH	Q=1000 CMH	Q=300 CMH	Q=1200 CMH	Q=140 CMH	Q=220 CMH	Q=410 CMH	Q=410 CMH		
SED付	800×600×500	SED付	1200×1200×600	SED付	700×600×500	SED付	800×600×500						

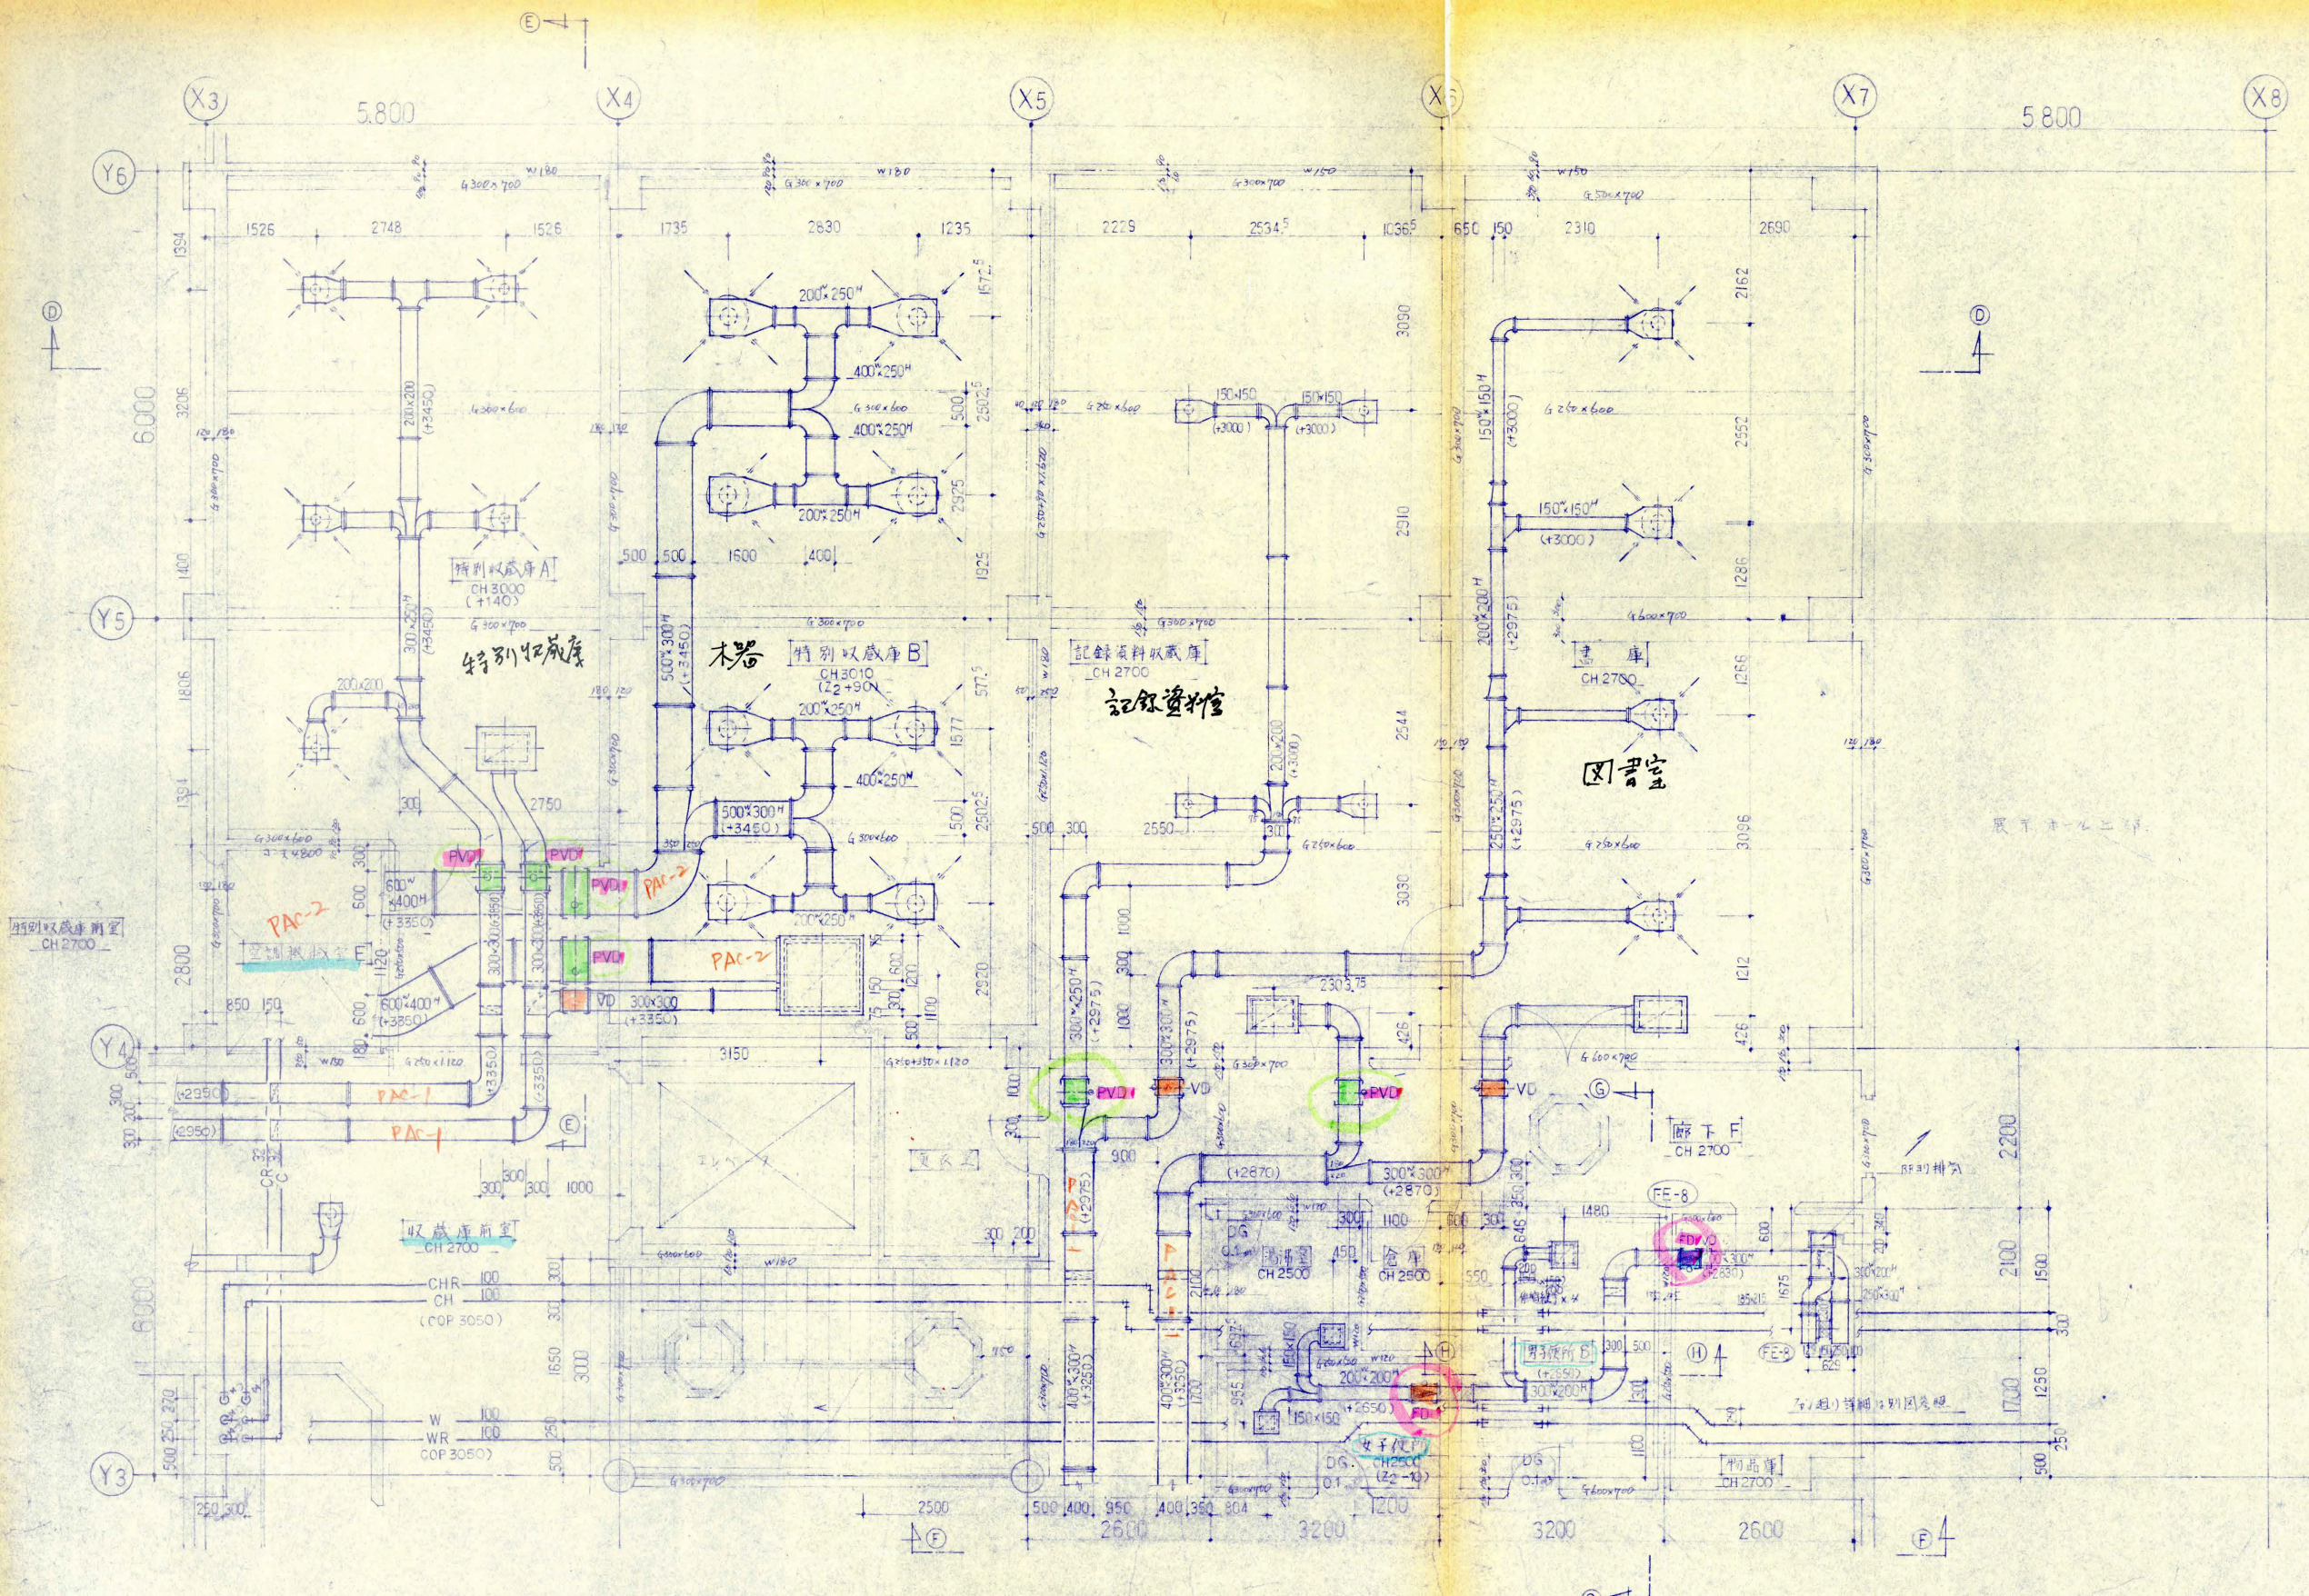

KEY PLAN

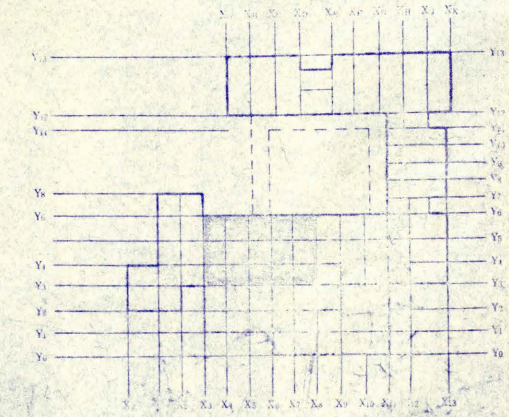

記	訂正事項	仕様	内容	御承認	株式会社 奥村組関西支店	名称	奈良県立歴史民俗資料館新築工事	日附	54. 3. 20	飯 橋 仕 外 監	整理No.
事			物品等2面1変更		社内検印	図名	2階配管平面図(3)	縮尺	1/50	科目コードNo.	科目内整理No.