


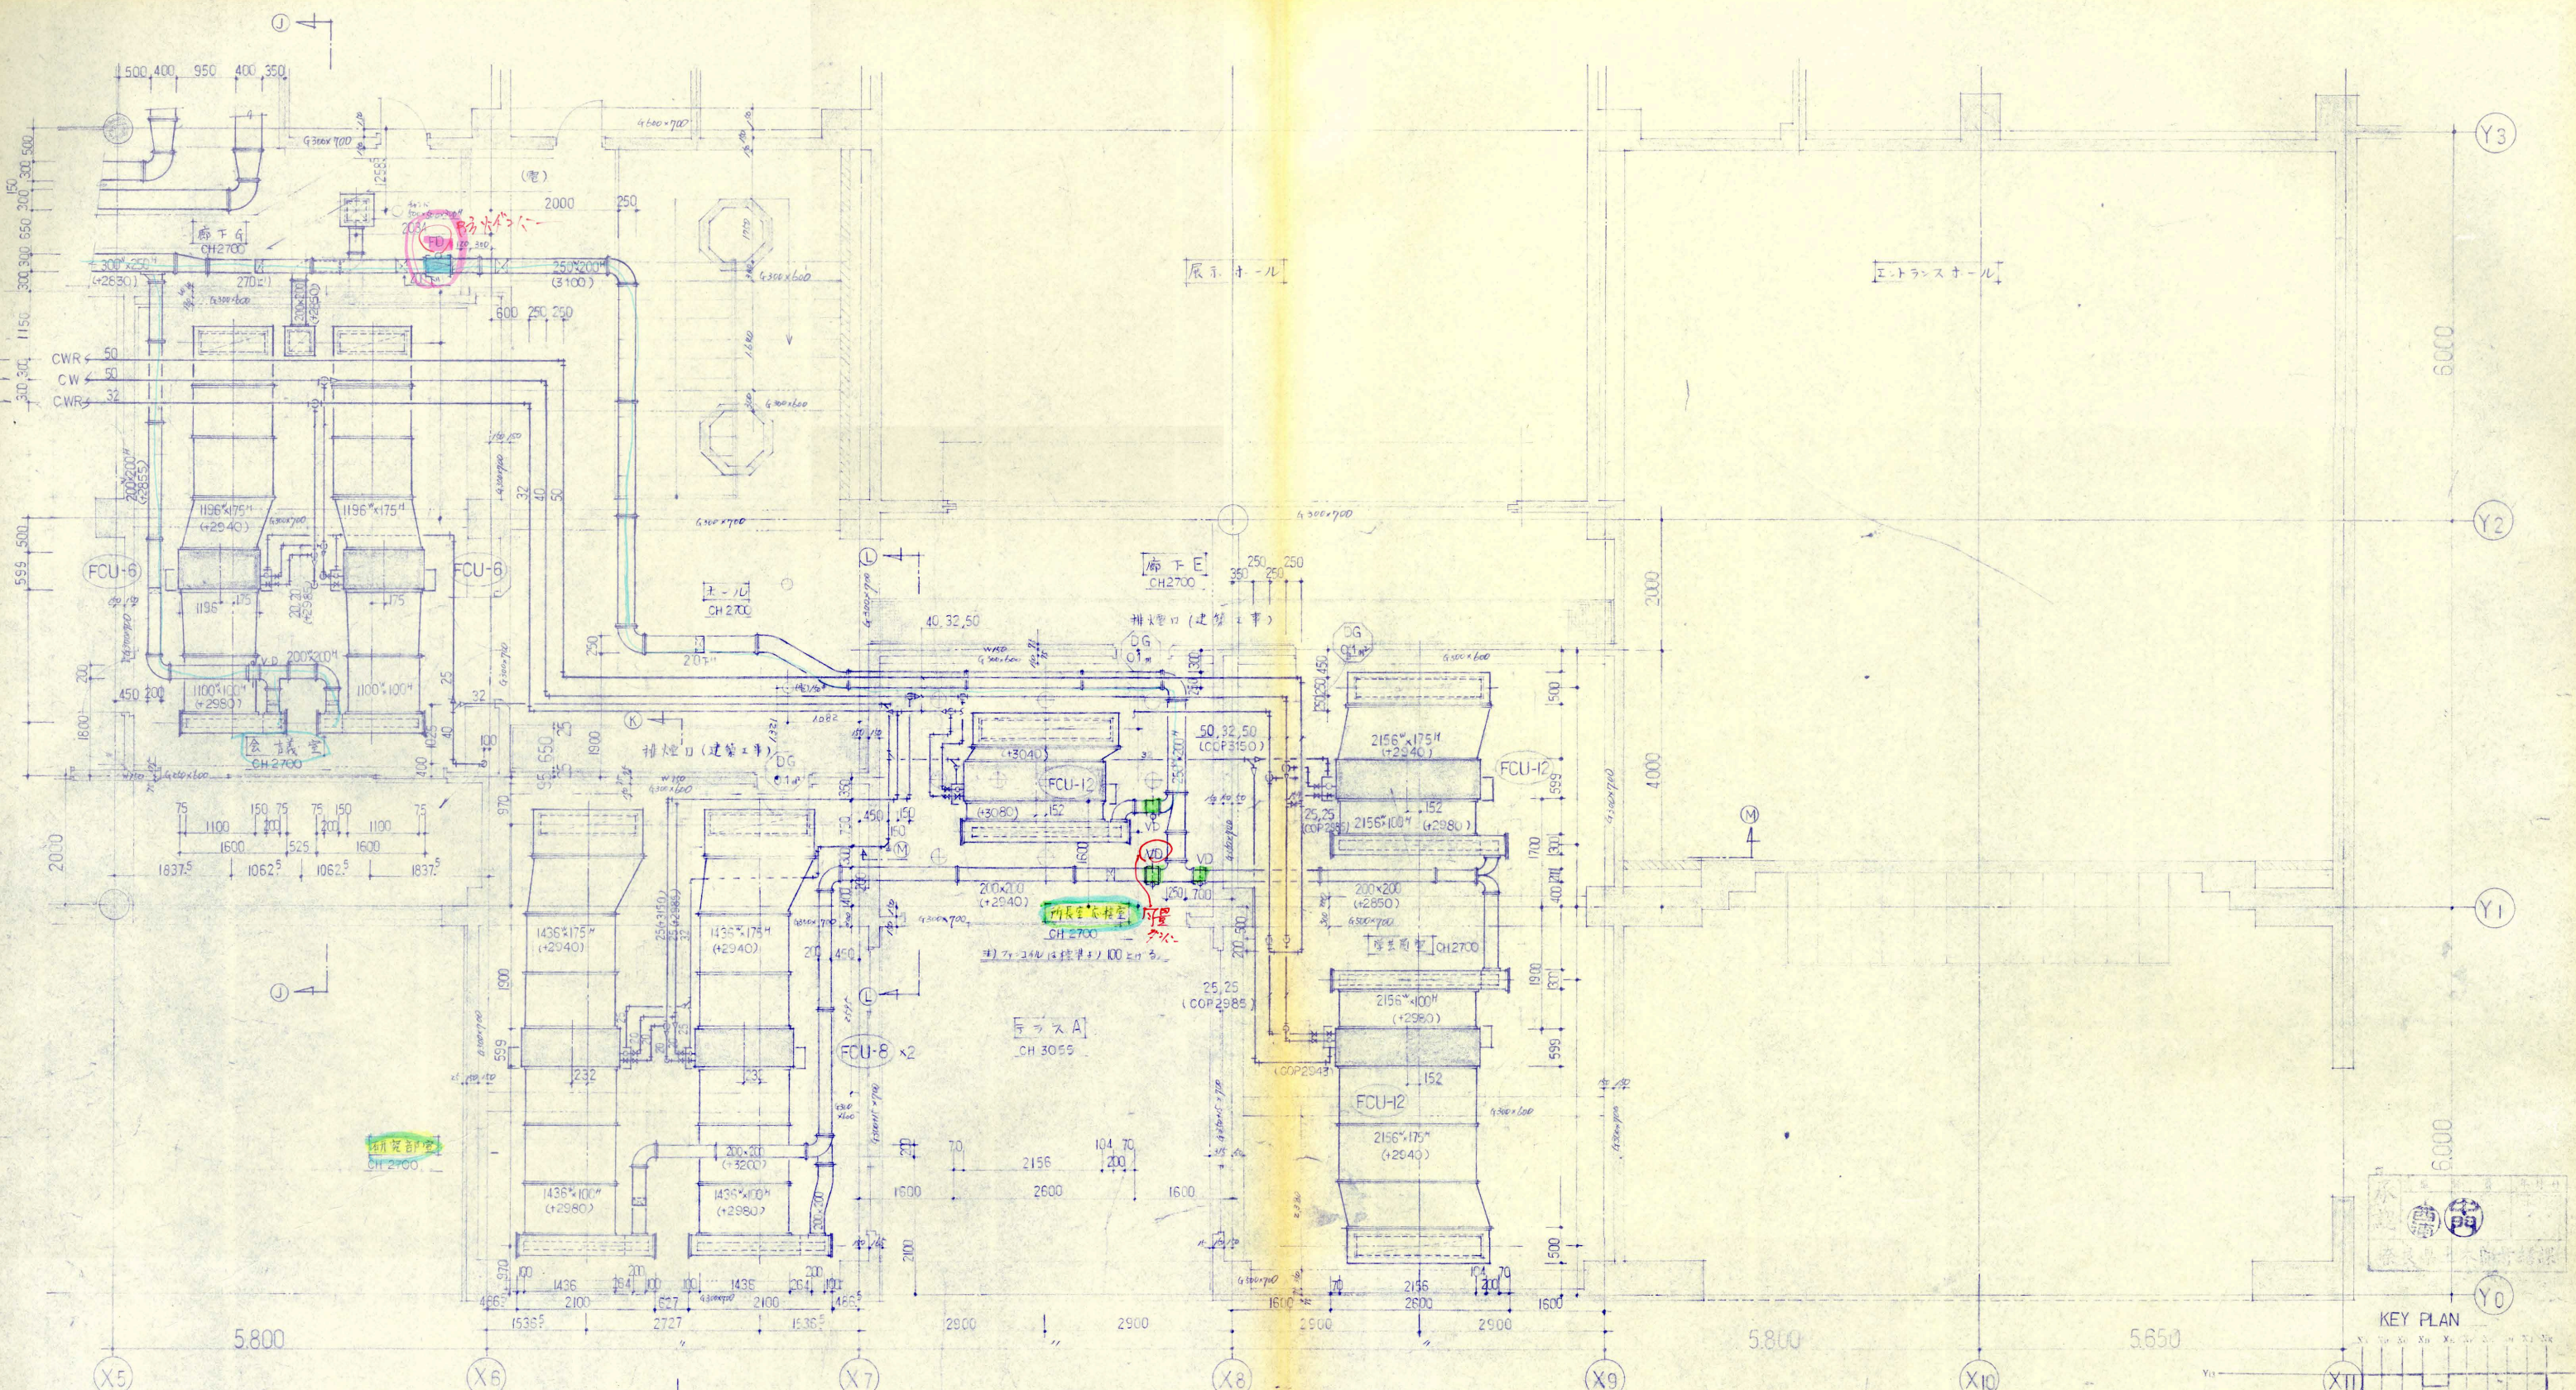

FCU-6	
ファンコイルユニット	
LH-600FRBK	2台
冷房 3430 kcal/h	
暖房 3990 kcal/h	
0.097 kw/100㎡	

FCU-8	
ファンコイルユニット	
LH-800FRBK	2台
冷房 4700 kcal/h	
暖房 5500 kcal/h	
0.141 kw/100㎡	

FCU-12	
ファンコイルユニット	
LH-1200FRBK	3台
冷房 5800 kcal/h	
暖房 7500 kcal/h	
0.174 kw/100㎡	

会議室	
スリット型吸出口	
VH 1500x150	
Q=1245 CMH	2"
300x300x1600	

会議室	
スリット型吸出口	
H 1000x300	
Q=1020 CMH	2"
(スリット付)	

廊下G	
スリット型吸出口	
H 300x300	
Q=450 CMH	1"
900x500x300	

所長室・応接室	
スリット型吸出口	
VH 2500x150	
Q=2190 CMH	1"
300x300x2600	

所長室・応接室	
スリット型吸出口	
H 2000x300	
Q=2040 CMH	1"
(スリット付)	

学芸図書	
スリット型吸出口	
VH 2500x150	
Q=2190 CMH	2"
300x300x2600	

学芸図書	
スリット型吸出口	
H 2000x300	
Q=2040 CMH	2"
(スリット付)	

研究部室	
スリット型吸出口	
VH 2000x150	
Q=1480 CMH	2"
300x300x2100	

研究部室	
スリット型吸出口	
H 1500x300	
Q=1360 CMH	2"
(スリット付)	

記	訂正事項	御承認	株式会社 奥村組関西支店	名称 奈良県立橿原考古学研究所附属考古博物館新築工事	日付 54.3.22	仮 藤 仕 外 空	整理No.
事			図名 2階 ケット 配管 平面図 (4)	図名	縮尺 1/50	科目内整理No.	